


LEGENDA

- instalacja freonowa
instalacja skroplin
instalacja elektryczna
średnice inst. freonowej
Ø ciecz
Ø gaz
jedn. wewn. klimatyzacji
typ
2,66kW / 1,56 kW — wydajność chłodnicza
3,14kW — wydajność grzewcza

Uwaga!
Lokalizację pionów, przebieg oraz trasy instalacji potwierdzić na budowie.

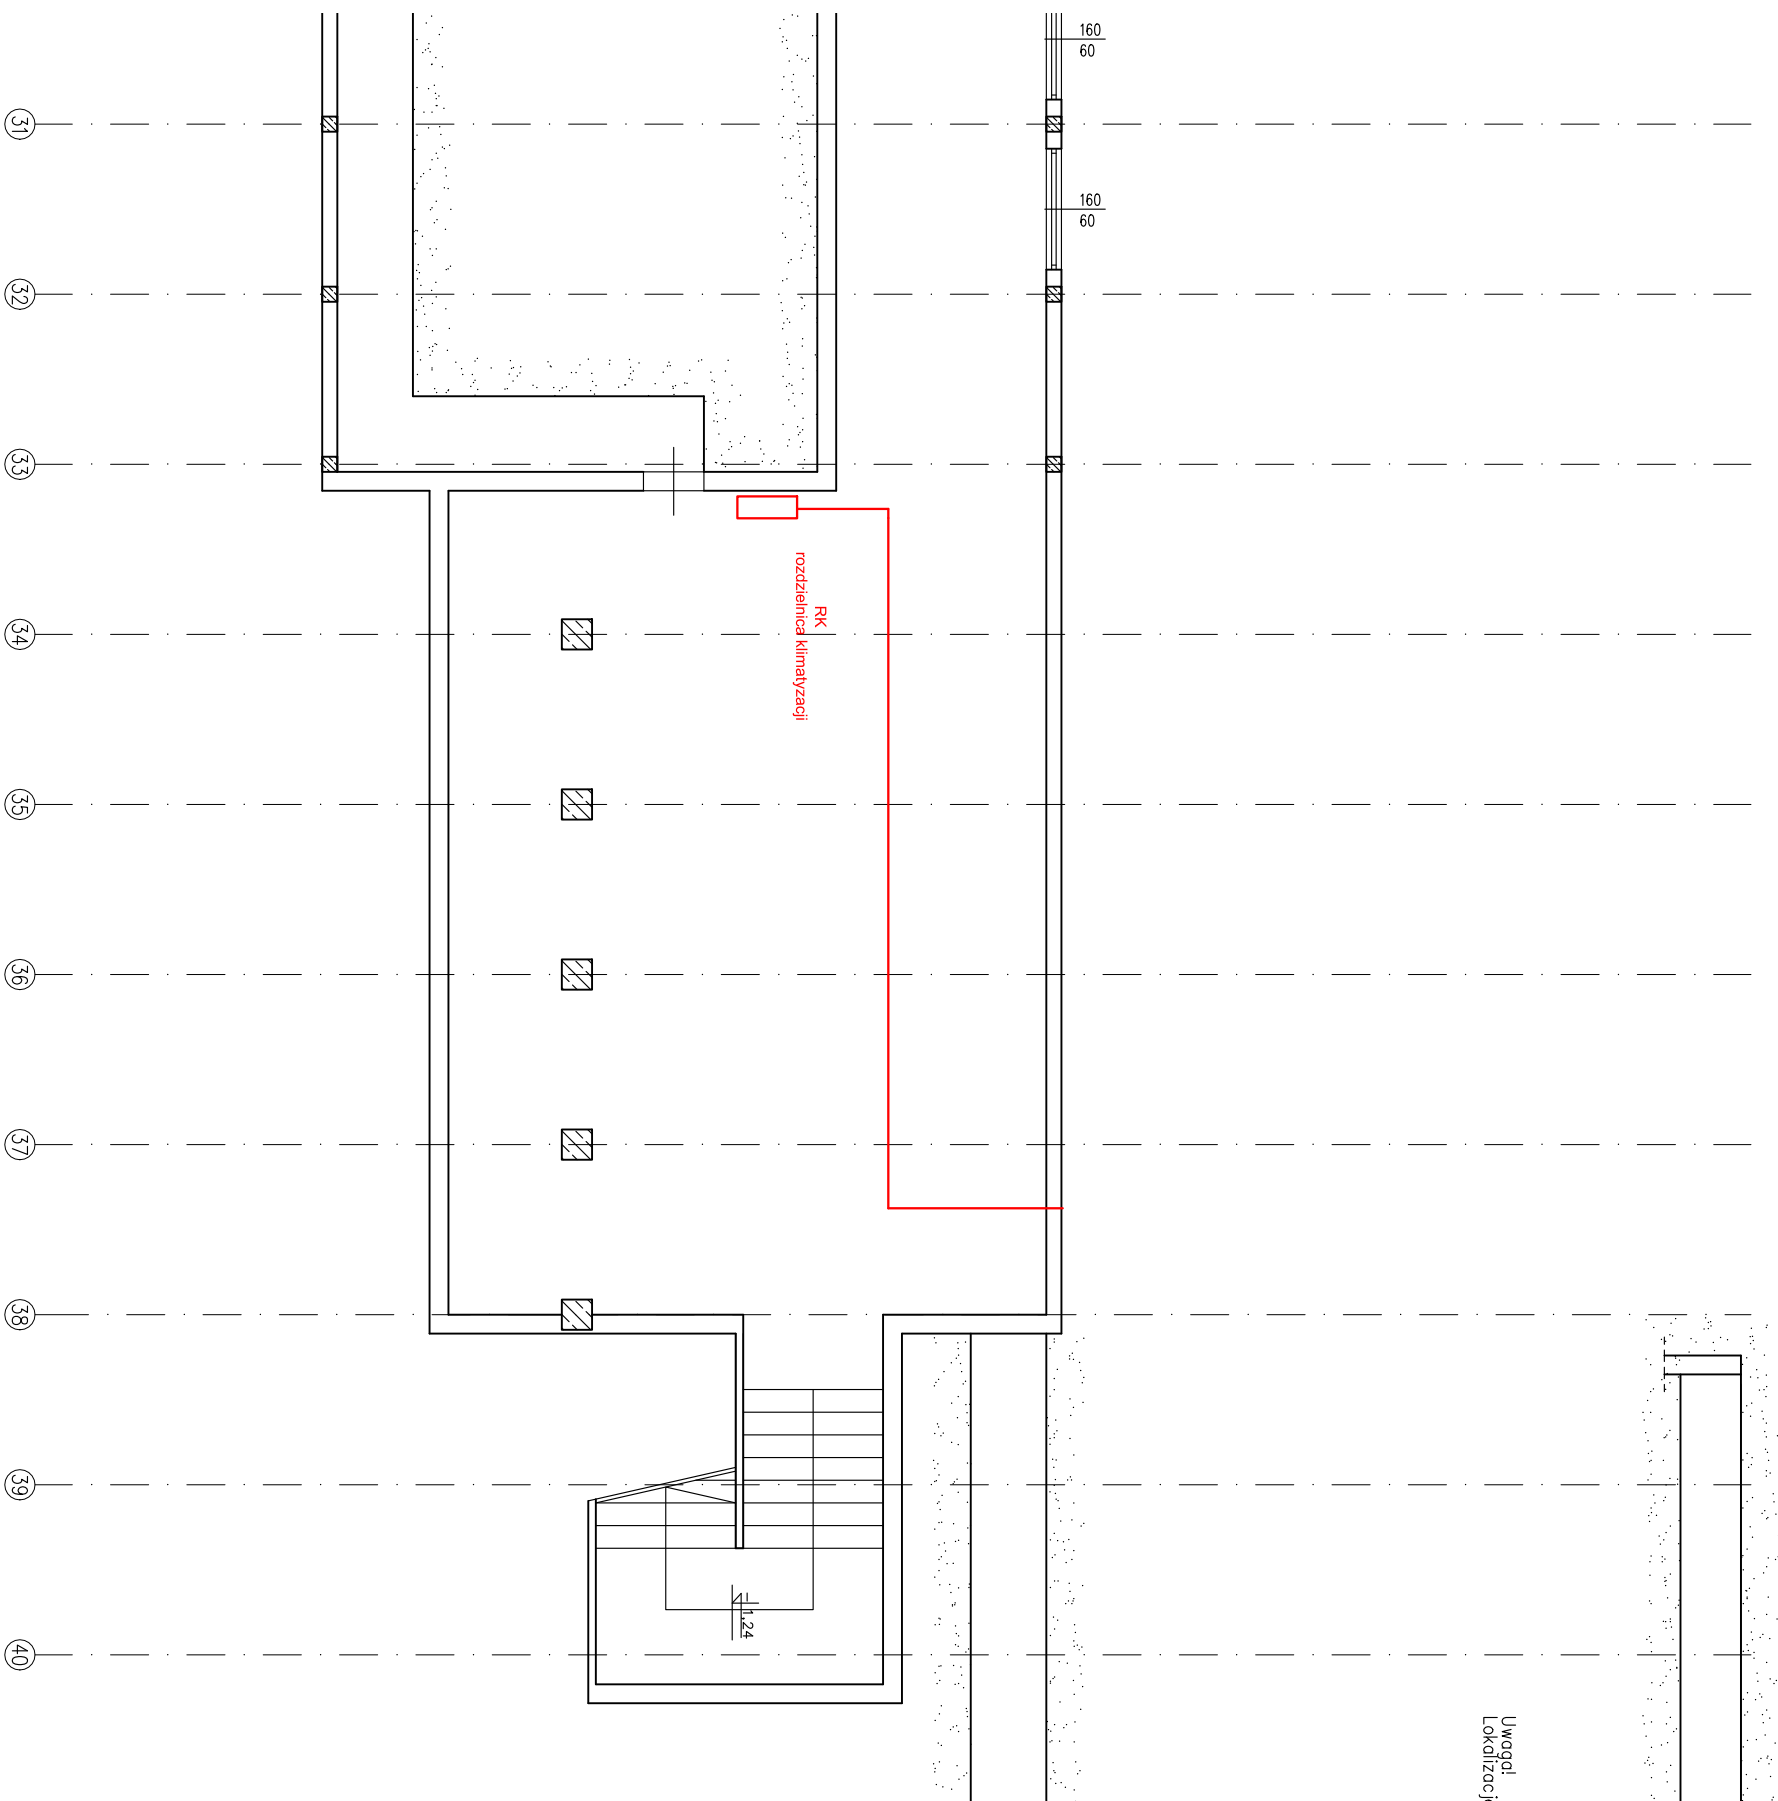

TEMAT:
INSTALACJI KLIMATYZACJI

SPECJALNOŚĆ:
INSTALACYJNA W ZAKRESIE SIECI, INSTALACJI I URZĄDZEŃ
ELEKTRYCZNYCH I ELEKTROENERGETYCZNYCH

STADIUM:

Projekt budowlany

ADRES:

ul. Lotnicza 5; 58-260 Bielawa
dz. nr 148/3; obr. Fabryczna

INWESTOR :

Środowiskowy Dom Samopomocy
ul. Lotnicza 5; 58-260 Bielawa

AB-PROJEKT

Andrzej Bobiński

ul. Górska 8a/1
58-260 Bielawa

ZESPÓŁ PROJEKTOWY:

PROJEKTANT INSTALACJI ELEKTRYCZNYCH:

ZBIGNIEW ZIEJA

NR UPRAWNIENI: 267/DOŚ/05

TYTUŁ RYSUNKU :

INSTALACJA ELEKTRYCZNA.
RZUT PIWNIC.

NR RYSUNKU

E1

DATA: 18.09.2020 r.

SKALA: 1:100

Str. nr